


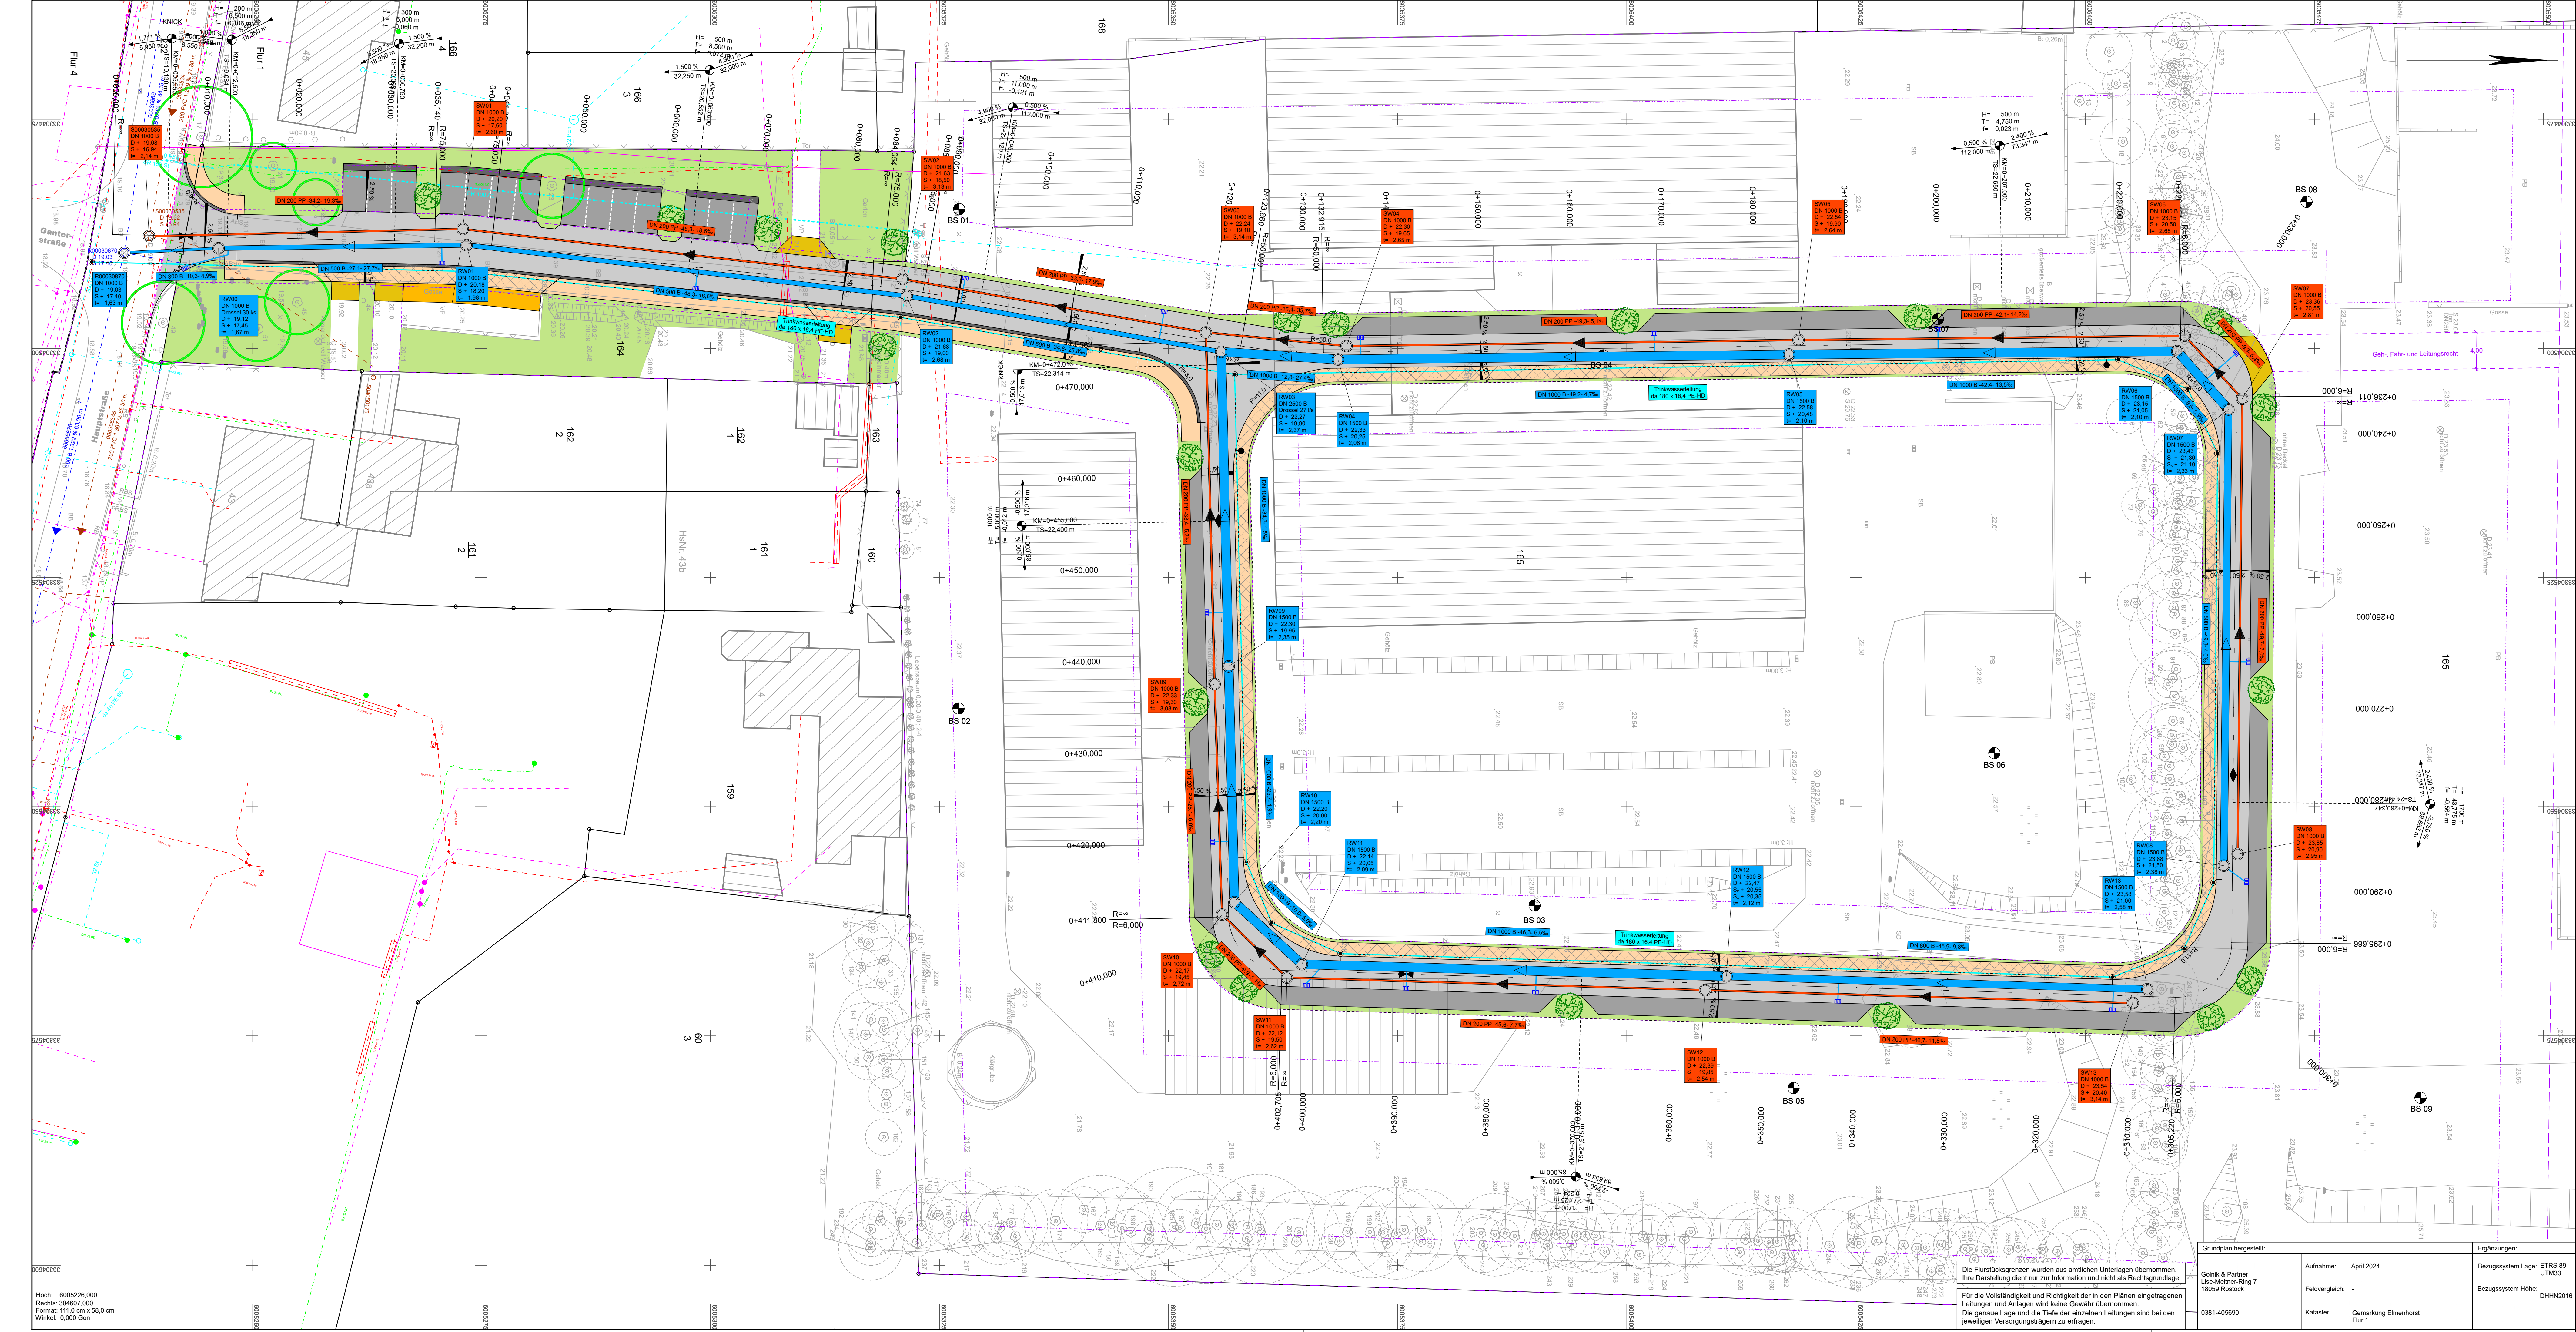

Zeichenerklärung - Planung Tiefbau

- geplanter Regenwasserkanal DN 500 bis 1000 aus Beton KF-GM mit Beton-Fertiggleisflächen DN 1000 bis 2500 mit Anschlusseinrichtungen DN200 150 aus PP SN8
- geplanter Schmutzwasserkanal DN200 aus PP SN8 mit Betonfertigtegleisflächen DN 1000 mit Anschlusseinrichtungen DN200 150 aus PP SN8
- geplante Trinkwasserleitung Da 180 x 16,4 aus PE-HD mit Knotenpunktnummer mit Anschlusseinrichtungen da 40 x 3,7 bis 50 x 4,6 PE-HD

Bearbeiter:		Datum	Name
 VEAPLAN VERKEHRSSANLAGEPLANUNG Charles-Darwin-Ring 4, 18059 Rostock Tel.: (0381) 40 29 77 0 Fax: (0381) 40 29 77 20 e-mail: info@veaplan.de www.veaplan.de	bearbeitet	Juli 2026	gez. Wes
	gezeichnet	Juli 2026	CARD1
	geprüft	gez. Kindmann	

Nr.	Art der Änderung	Datum	Zeichen

- ENTWURFS- UND GENEHMIGUNGSPLANUNG -

Auftraggeber: Südstadt Wohnprojekt und Erschließungsträger GmbH Gewerbeallee 5, 18107 Elmenhorst	Unterlage / Blatt-Nr.: 8 / 1 Lageplan Tiefbau
Straße /	
PROJIS-Nr.:	Maßstab: 1 : 250
Erschließung B-Plan Nr. 21 "Ostseeblick" in Elmenhorst	